


STAROSTWO POWIATOWE
W KĘPNIE
ul. Kościuszki 5
63-600 KĘPNO
Tel. (0-62) 782-89-00
fax (0-62) 782-89-01

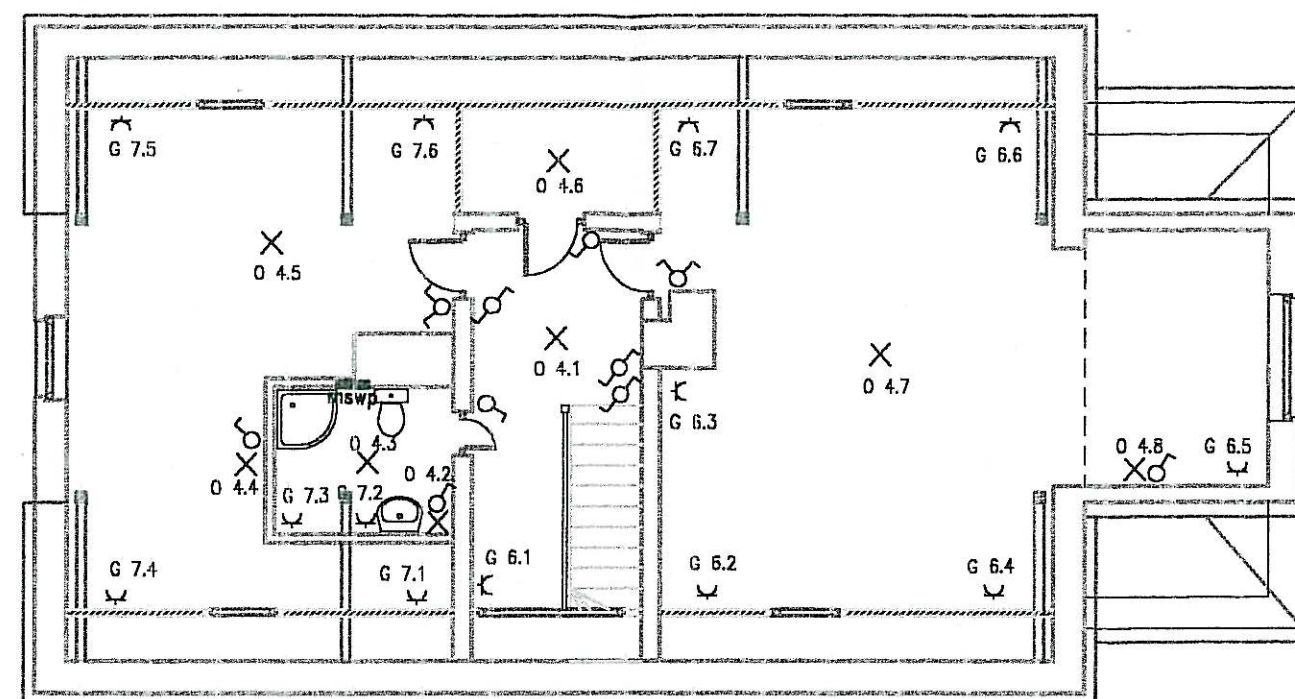

RZUT PIĘTRA

TEMAT:	Plan instalacji elektrycznej piętro	Nr rys. 3
INWESTOR	Urząd Gminy w Baranowie	DATA
ADRES BUDOWY	Donaborów, dz. nr 86 gm. Baranów	12.2007
Branża Elektryczna	Projektant: inż. Henryk Rachel Opacował: inż. Piotr Rosielewski	SKALA 1:100