


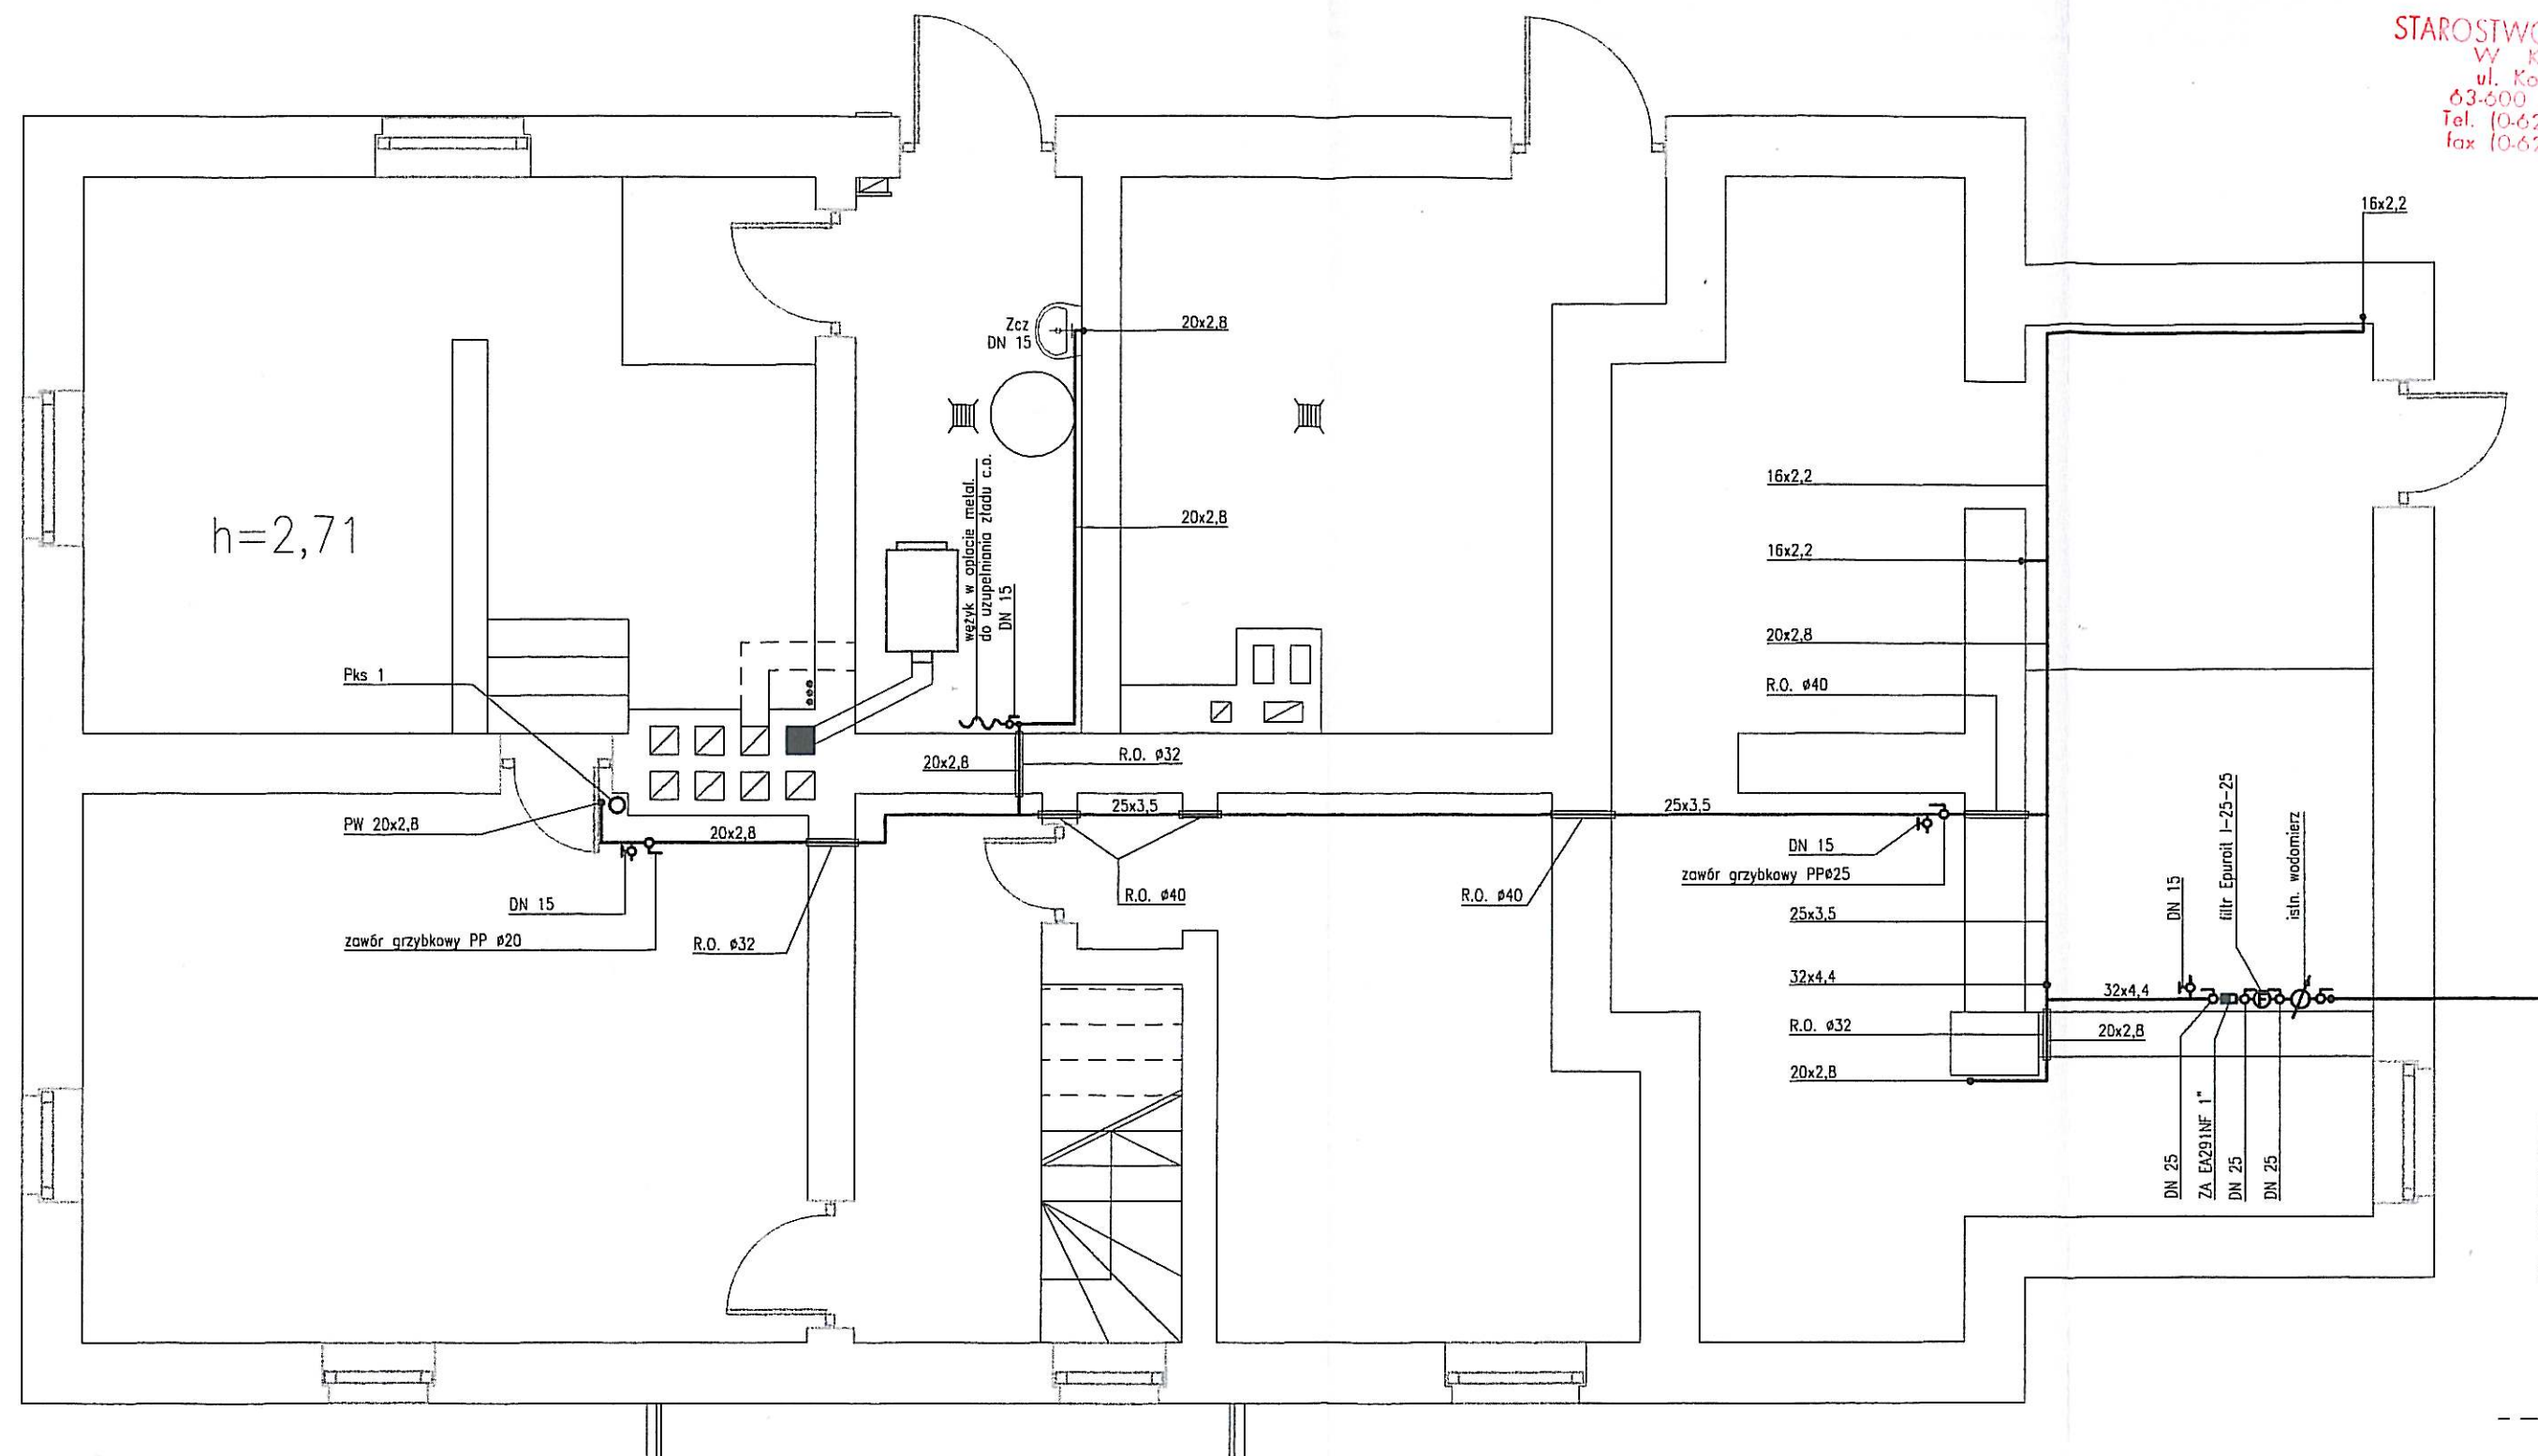

LEGENDA:

- PW - pion wodociągowy
Pks - pion kan. sanit.
ZA - zawór antyskażeniowy
Zcz - zawór czerpialny
R.O. - rura ochronna z tworzywa
- instalacja z rur i kształtek PP (polipropylen) system BOR plus f. Wavin, woda zimna typoszerzeg PN 16
- przejścia przez stropy w rurach ochronnych z tworzywa
- instalację prowadzić pod sufitem pom. piwnicznych obok kanalizacji ze spadkiem w kierunku zaworów spustowych

Objekt: adaptacja budynku historycznego na centrum oświatowo - kulturalne, adres: Donaborów dz. nr 86.				
	Imię i nazwisko	Data	Uprawnienia	Podpis
Projektant	inż. Sławomir Rabeiga	12.2007	4/1/7131-2/84/2001	
Projektant				
Sprawdził				
Nr rys. 03	Nr str. 14	branża sanitarna		
skala 1:50	Rzut piwnic - instalacja wodociągowa			