


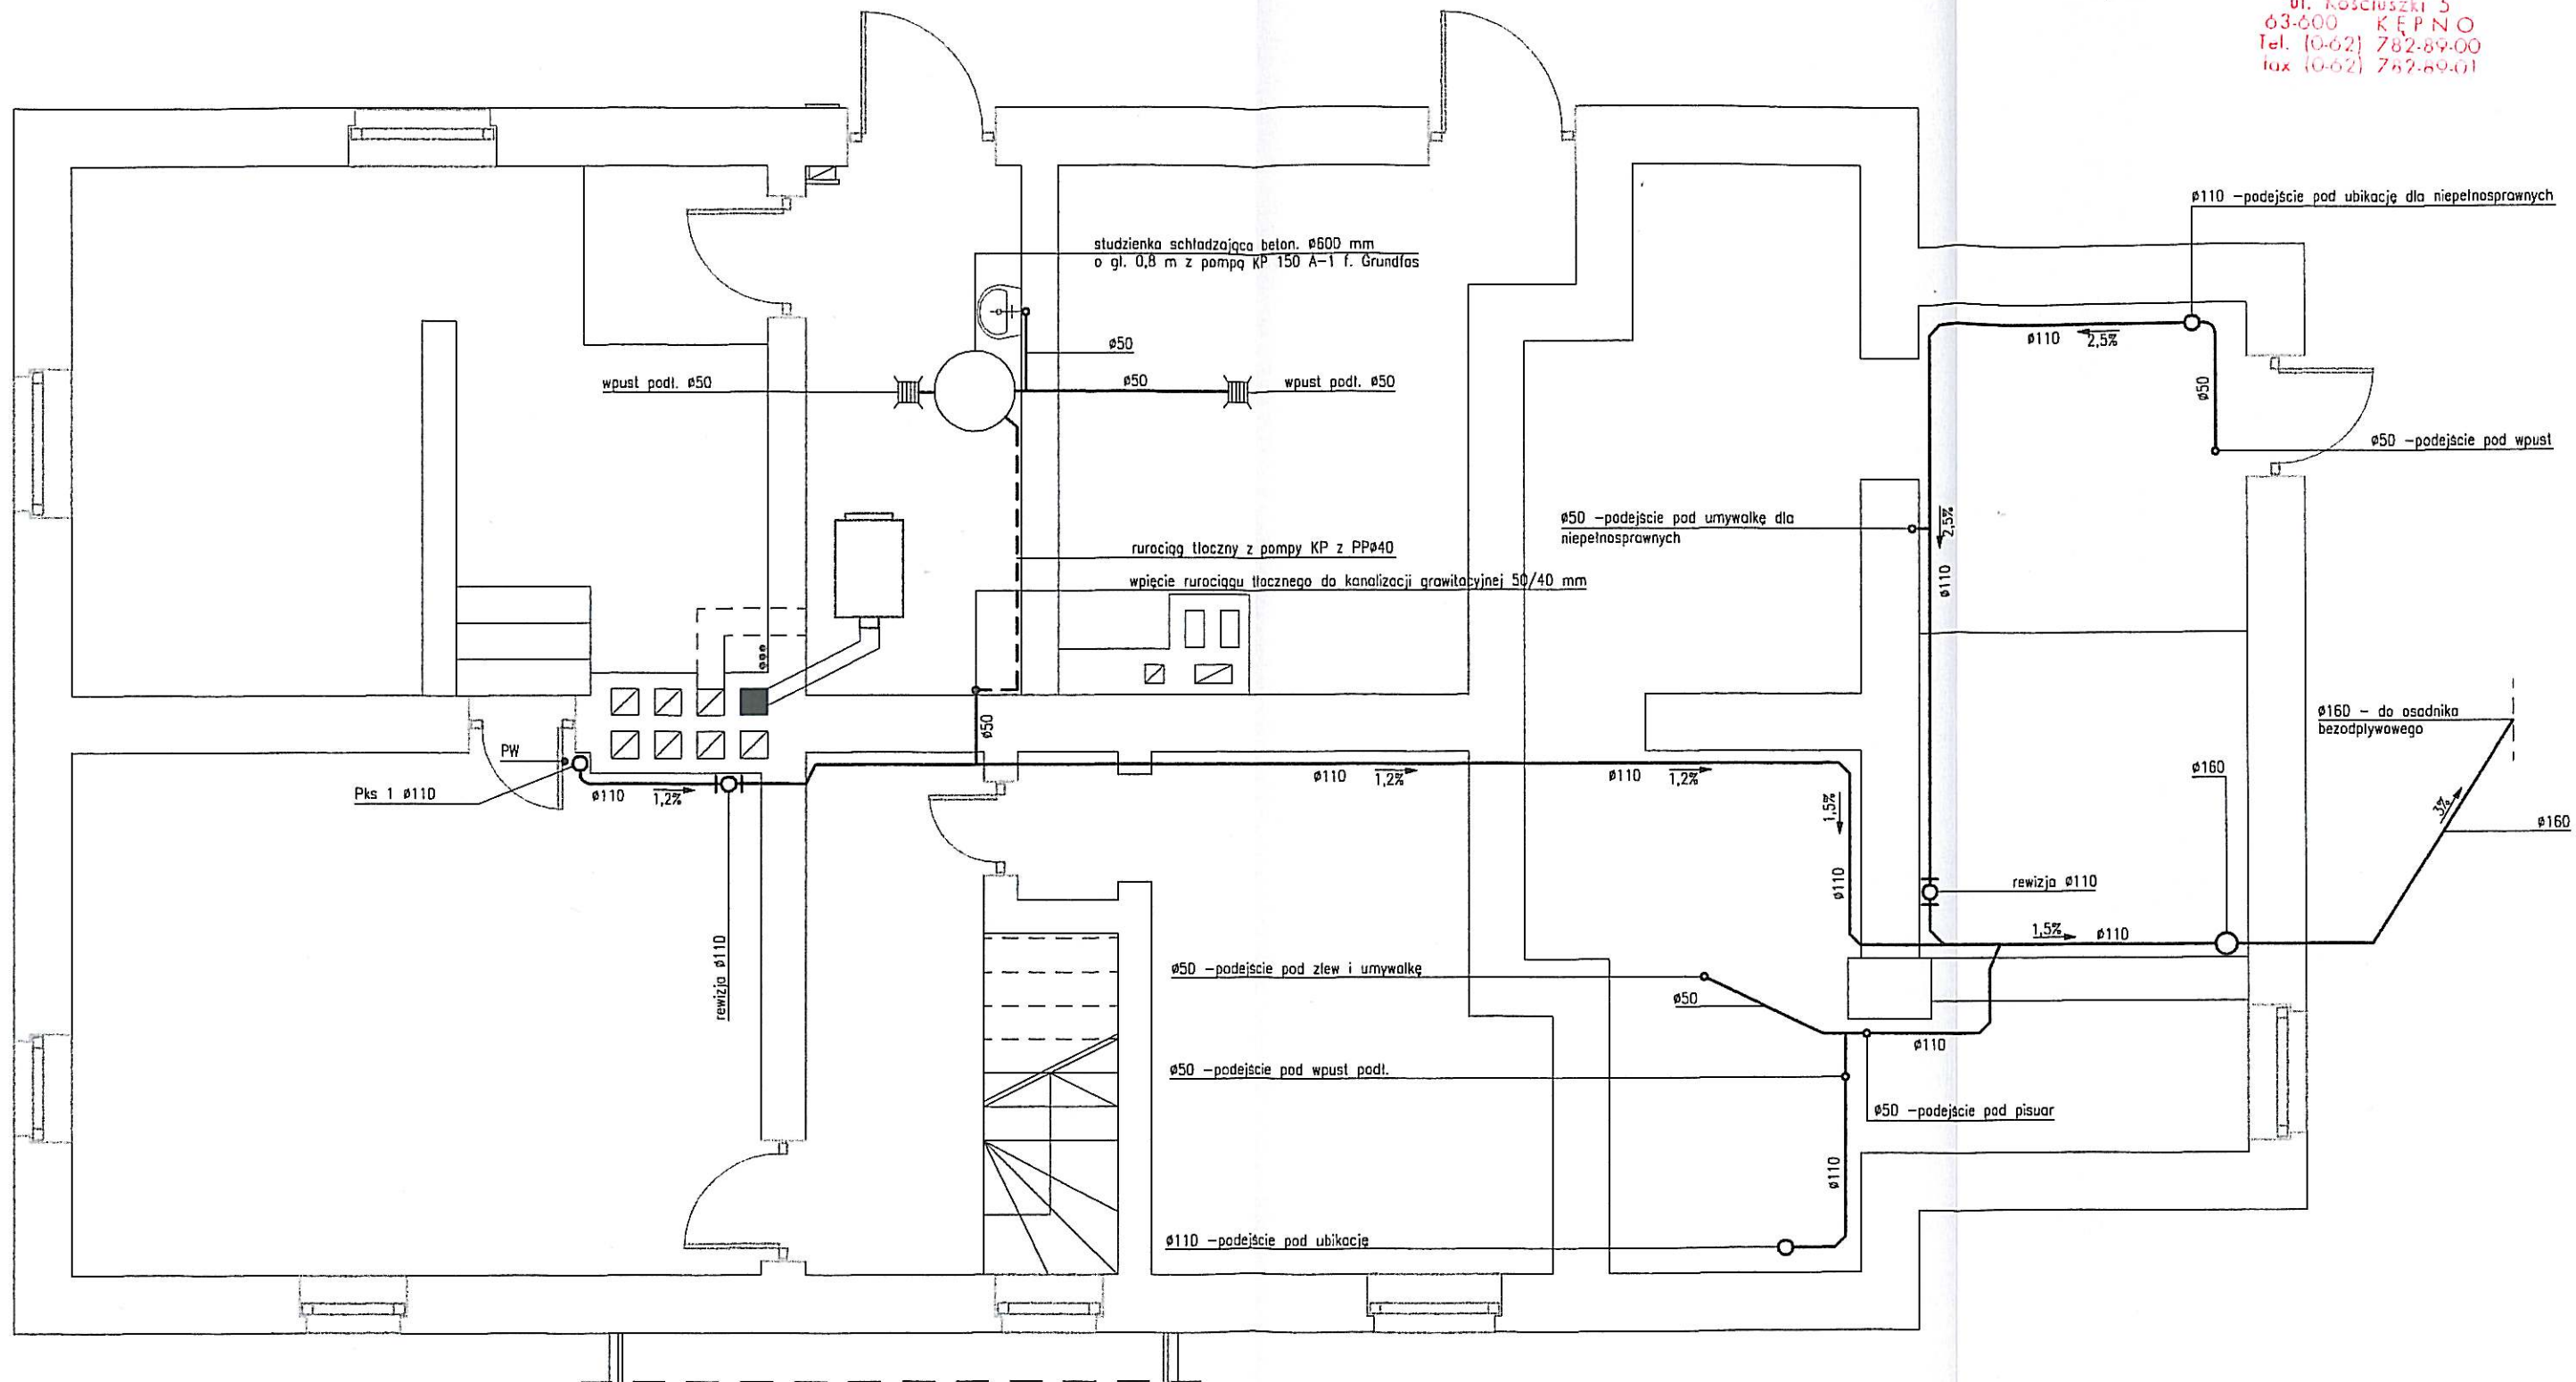

LEGENDA:

- Pks - pion kanalizacji sanitarnej
- PW - pion wodociągowy
- rury i kształtki z PP do średnicy 110 mm oraz PVC dla średnicy 160 mm
- rury w wykopach układać na podsypce piaskowej o gr. 10 cm
- ruruciągi w piwnicy prowadzić przy ścianach stosując uchwyty z tworzywa lub metalowe z wkładką tłumiącą drgania

Obiekt: adaptacja budynku historycznego na centrum oświatowo – kulturalne, adres: Donaborów dz. nr 86.

	Imię i nazwisko	Data	Uprawnienia	Podpis
Projektant	inż. Sławomir Rabiega	12.2007	4/1/7131–2/84/2001	
Projektant				
Sprawdził				
Nr rys. 04	Nr str. 15	branża sanitarna		
skala 1:50	Rzut piwnic – instalacja kanalizacji sanitarnej.			