


STAROSTWO POWIATOWE
W KĘPNIE
ul. Kościuszki 5
63-600 KĘPNO
Tel. (0-62) 782-89-00
fax (0-62) 782-89-01

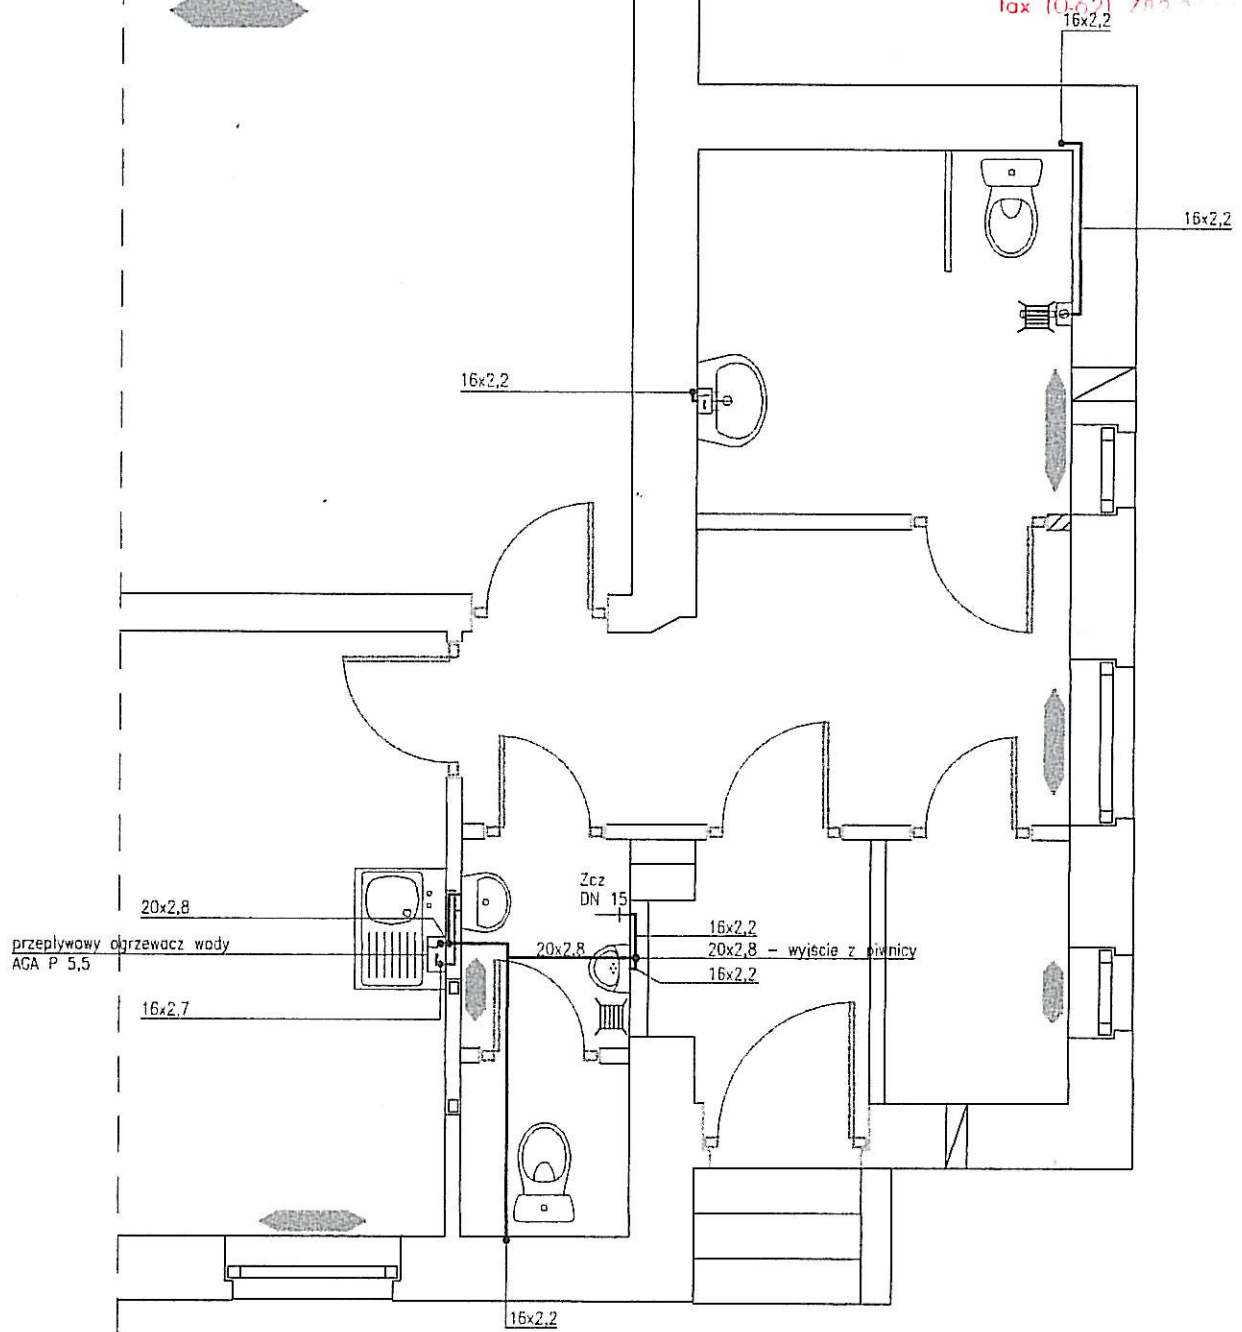

LEGENDA:

woda zimna ———

woda ciepła ———

- rury i kształtki z PP (polipropylen) system BOR plus f. Wavin, woda zimna typoszereg PN 16, ciepła rury stabilizowane PN 20
- przejścia przez strop w rurach ochronnych z tworzywa
- izolacja wody ciepłej otuliną tubolit S o gr. 9 mm
- a wody zimnej o gr. 6 mm lub w rurach ochronnych typu peszel

Obiekt: adaptacja budynku historycznego na centrum oświatowe – kulturalne, adres: Donaborów dz. nr 86.

	Imię i nazwisko	Data	Uprawnienia	Podpis
Projektant	inż. Sławomir Rabiega	12.2007	4/1/7131-2/84/2001	
Projektant				
Sprawdził				
Nr rys. 06	Nr str. 17	branża sanitarna		
skala 1:50	Rzut parteru – instalacja wodociągowa.			

☐ przeplwyowy ogrzewacz wody LIDER 3,5 f. Elektromet

☐ przeplwyowy ogrzewacz wody LIDER 4,5 wersja prysznicowa f. Elektromet