


PROJEKT ZAGOSPODAROWANIA TERENU

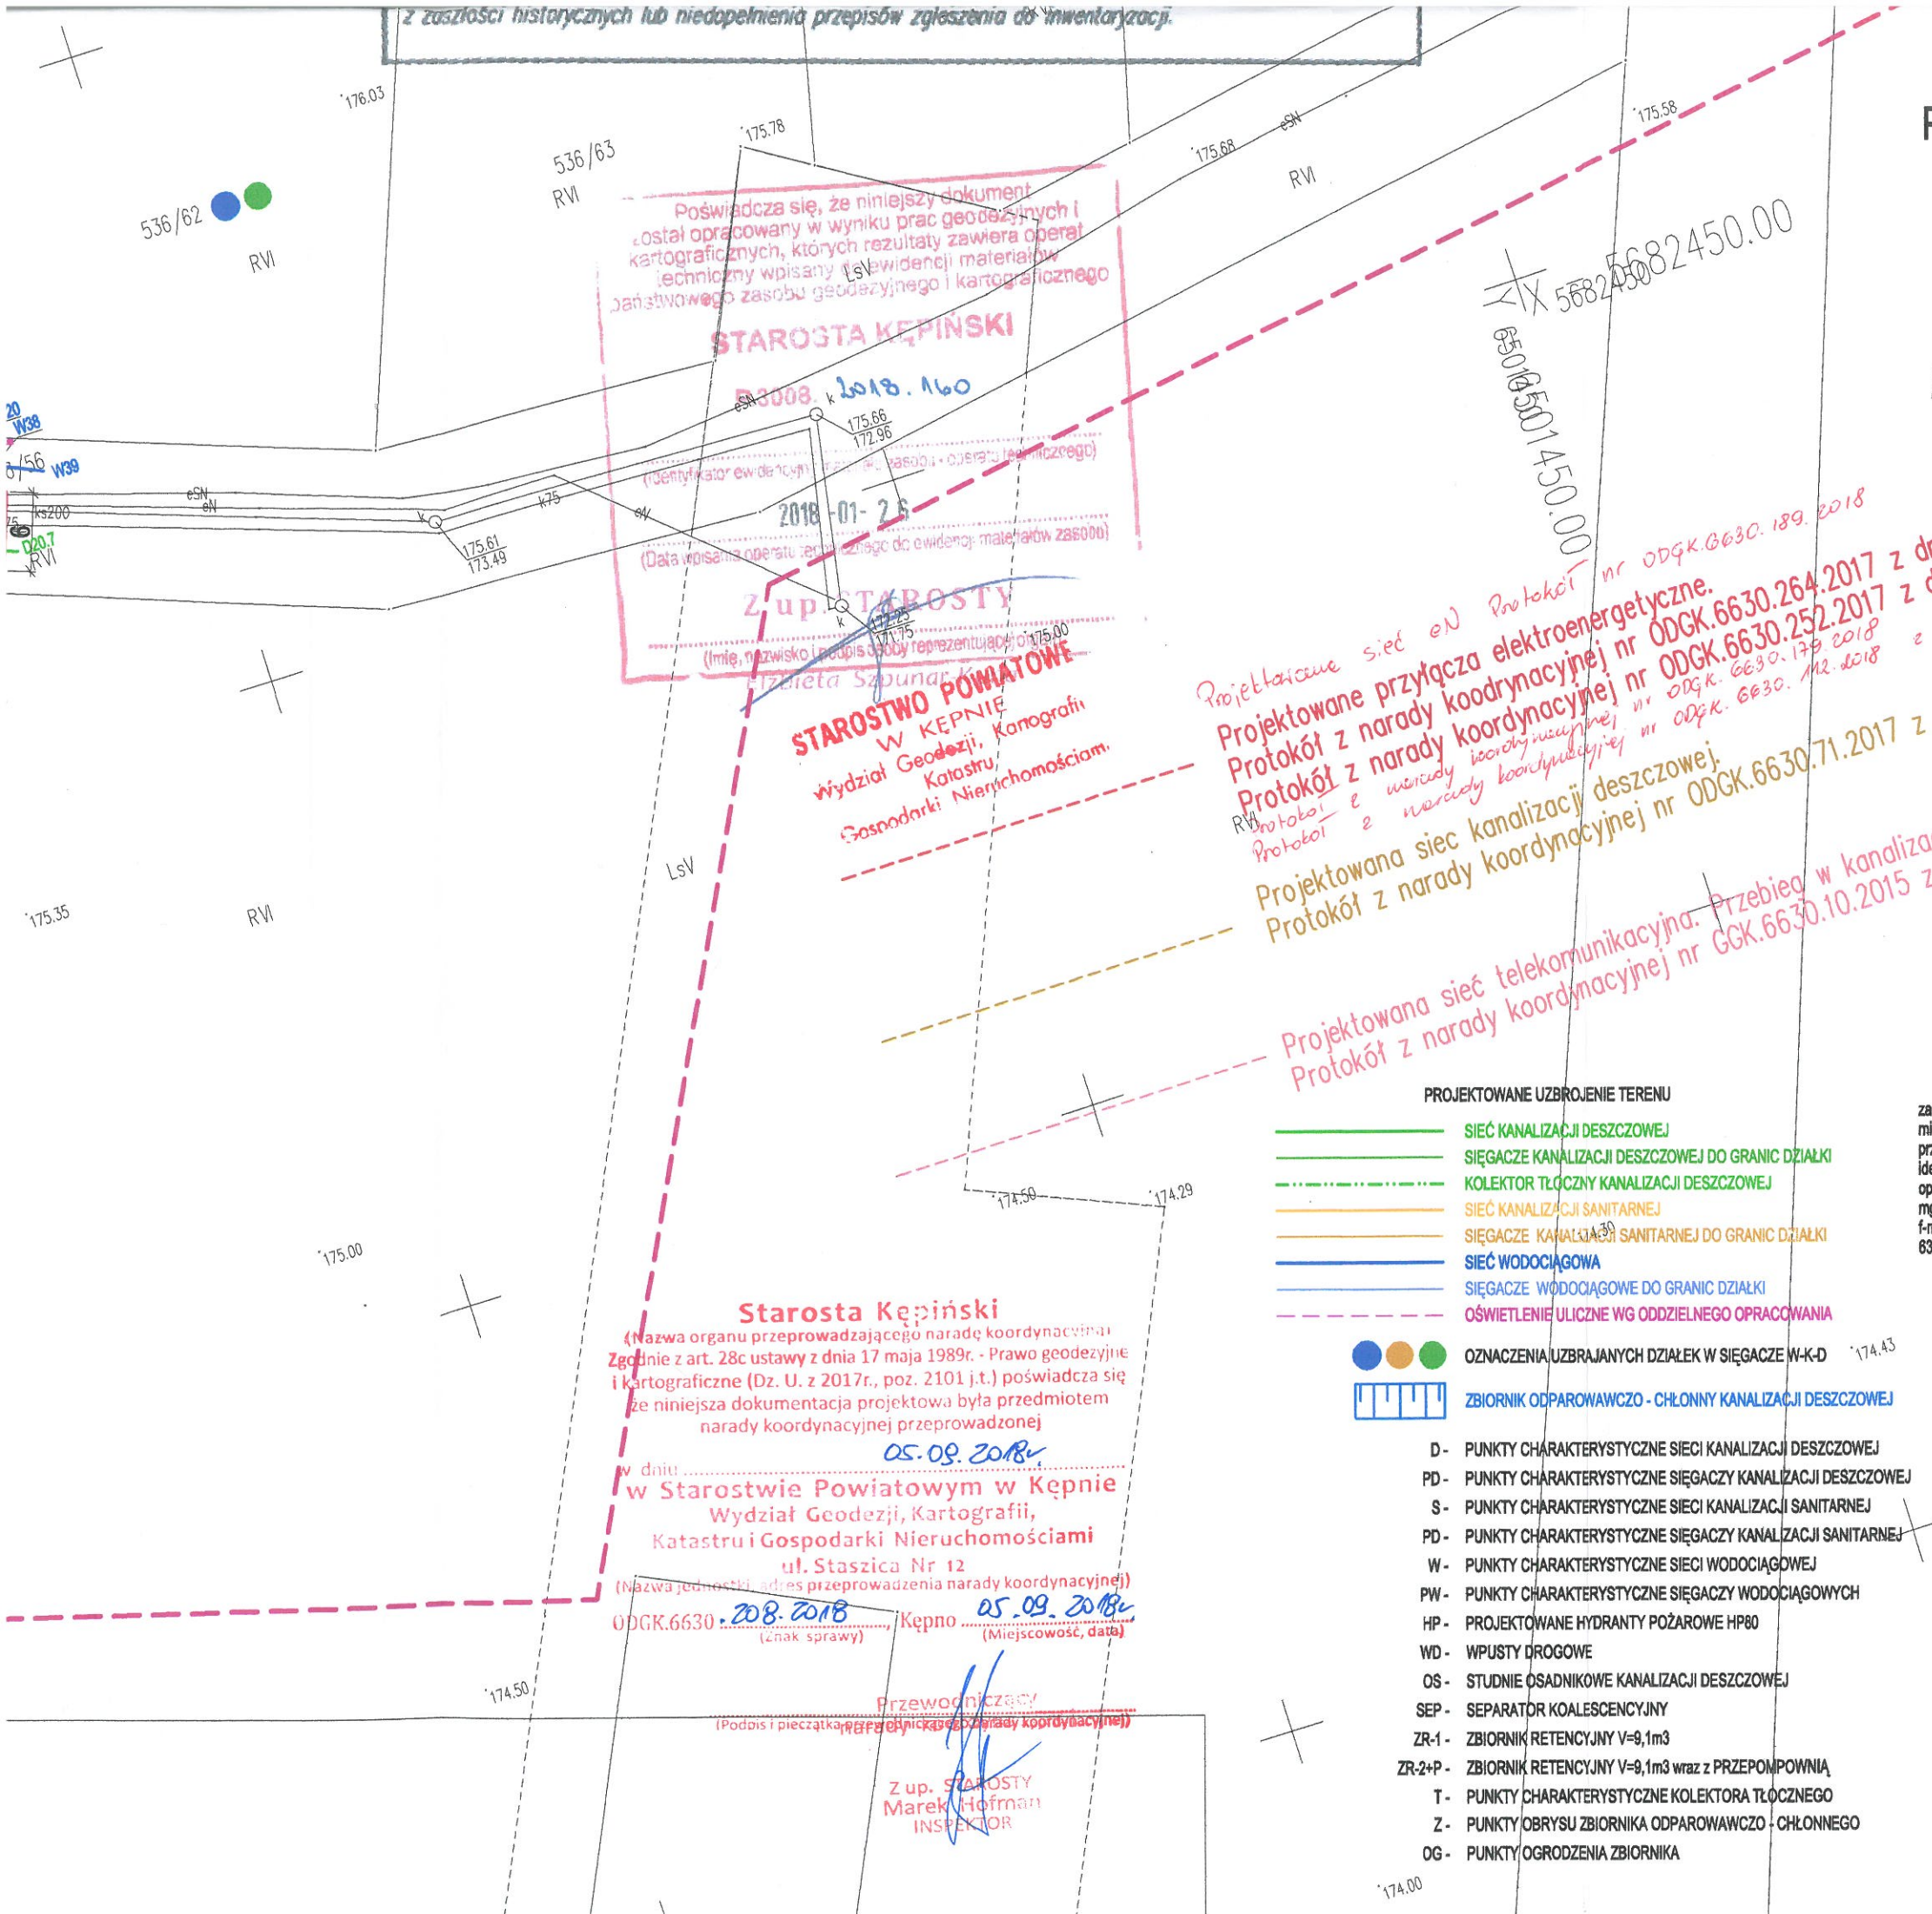

Geodeta Uprawniony
Wład. Głównego Geodety Kraju
Nr 20325
mgr inż. Maciej Moska

aktualizowane na dzień 04.09.2018r.

mgr inż. Sławomir Dobek
Uprawnienia budowlane do projektowania
bez ograniczeń w specjalności instalacyjnej
w zakresie sieci, instalacji i urządzeń:
wodociągowych i kanalizacyjnych, ciepłych
wentylacyjnych i gazowych. Nr ewid. 143/00/WŁ

za zgodność z oryginałem mapy d/c projektowych
miejscowości Baranów, dz. nr 537/3, 1584, 4656 i inne obręb Baranów
przyjętej do zasobów Starosty Kępińskiego dnia 2018-01-28
identyfikator ewidencyjny nr P.3008.2018.160
opracowanie - geodeta uprawniony
mgr inż. Maciej Moska upr nr 20325
firma GEOMOS Maciej Moska
63-600 Kępno, ul. Estkowskiego 9

27 SIE. 2018

ARK. nr 3
ARK. nr 2
ARK. nr 1

Temat : UZBROJENIE WODOCIĄGOWE, KANALIZACJI SANITARNEJ oraz DESZCZOWEJ dla osiedla MURATOR w miejscowości BARANÓW powiat Kępno	
Adres : Osiedle Murator, Baranów dz. nr 256/1, 256/3, 256/4, 256/12, 256/13, 256/14, 377, 378, 536/4, 536/12, 536/13, 536/17, 536/19, 536/33, 536/45, 536/56, 536/66, 537/3, 538/2, 1539/4, 1579, 1581, 1582, 1584, 1585, 1595, 1597, 1608, 1624, 1619, 1630, 1631, 1632, 1650, 1656	
Inwestor : Gmina Baranów 63-604 Baranów, Rynek 21	
Zlecenie : Wodociągi Kępińskie Sp. z o.o. 63-600 Kępno, ul. Wrocławska 28	
Tytuł rysunku : PROJEKT ZAGOSPODAROWANIA TERENU	
Prawa autorskie : Projektant : mgr inż. Sławomir Dobek uprawnienia budowlane do projektowania bez ograniczeń w specjalności instalacyjnej w zakresie sieci, instalacji i urządzeń wodociągowych i kanalizacyjnych, ciepłych, wentylacyjnych i gazowych. Nr ewid. 143/00/WŁ. Pracownia Projektowa "IZAS" S.C. Izabela Dobek, Sławomir Dobek 98-200 Sieradz ul. Toruńska 9 tel. (43) 8225556; ppizas@onet.pl	
Sprawdzający : mgr inż. Izabela Dobek uprawnienia budowlane do projektowania bez ograniczeń w specjalności instalacyjnej w zakresie sieci, instalacji i urządzeń ciepłych, wentylacyjnych, gazowych, wodociągowych i kanalizacyjnych. Nr ewid. LOD/0200/PO08/04	
Faza : PROJEKT BUDOWLANY	Brzoza : INSTALACJE SANITARNE
Data : 09-2018	
Skala : 1 : 500	Nr rys. : A-2