


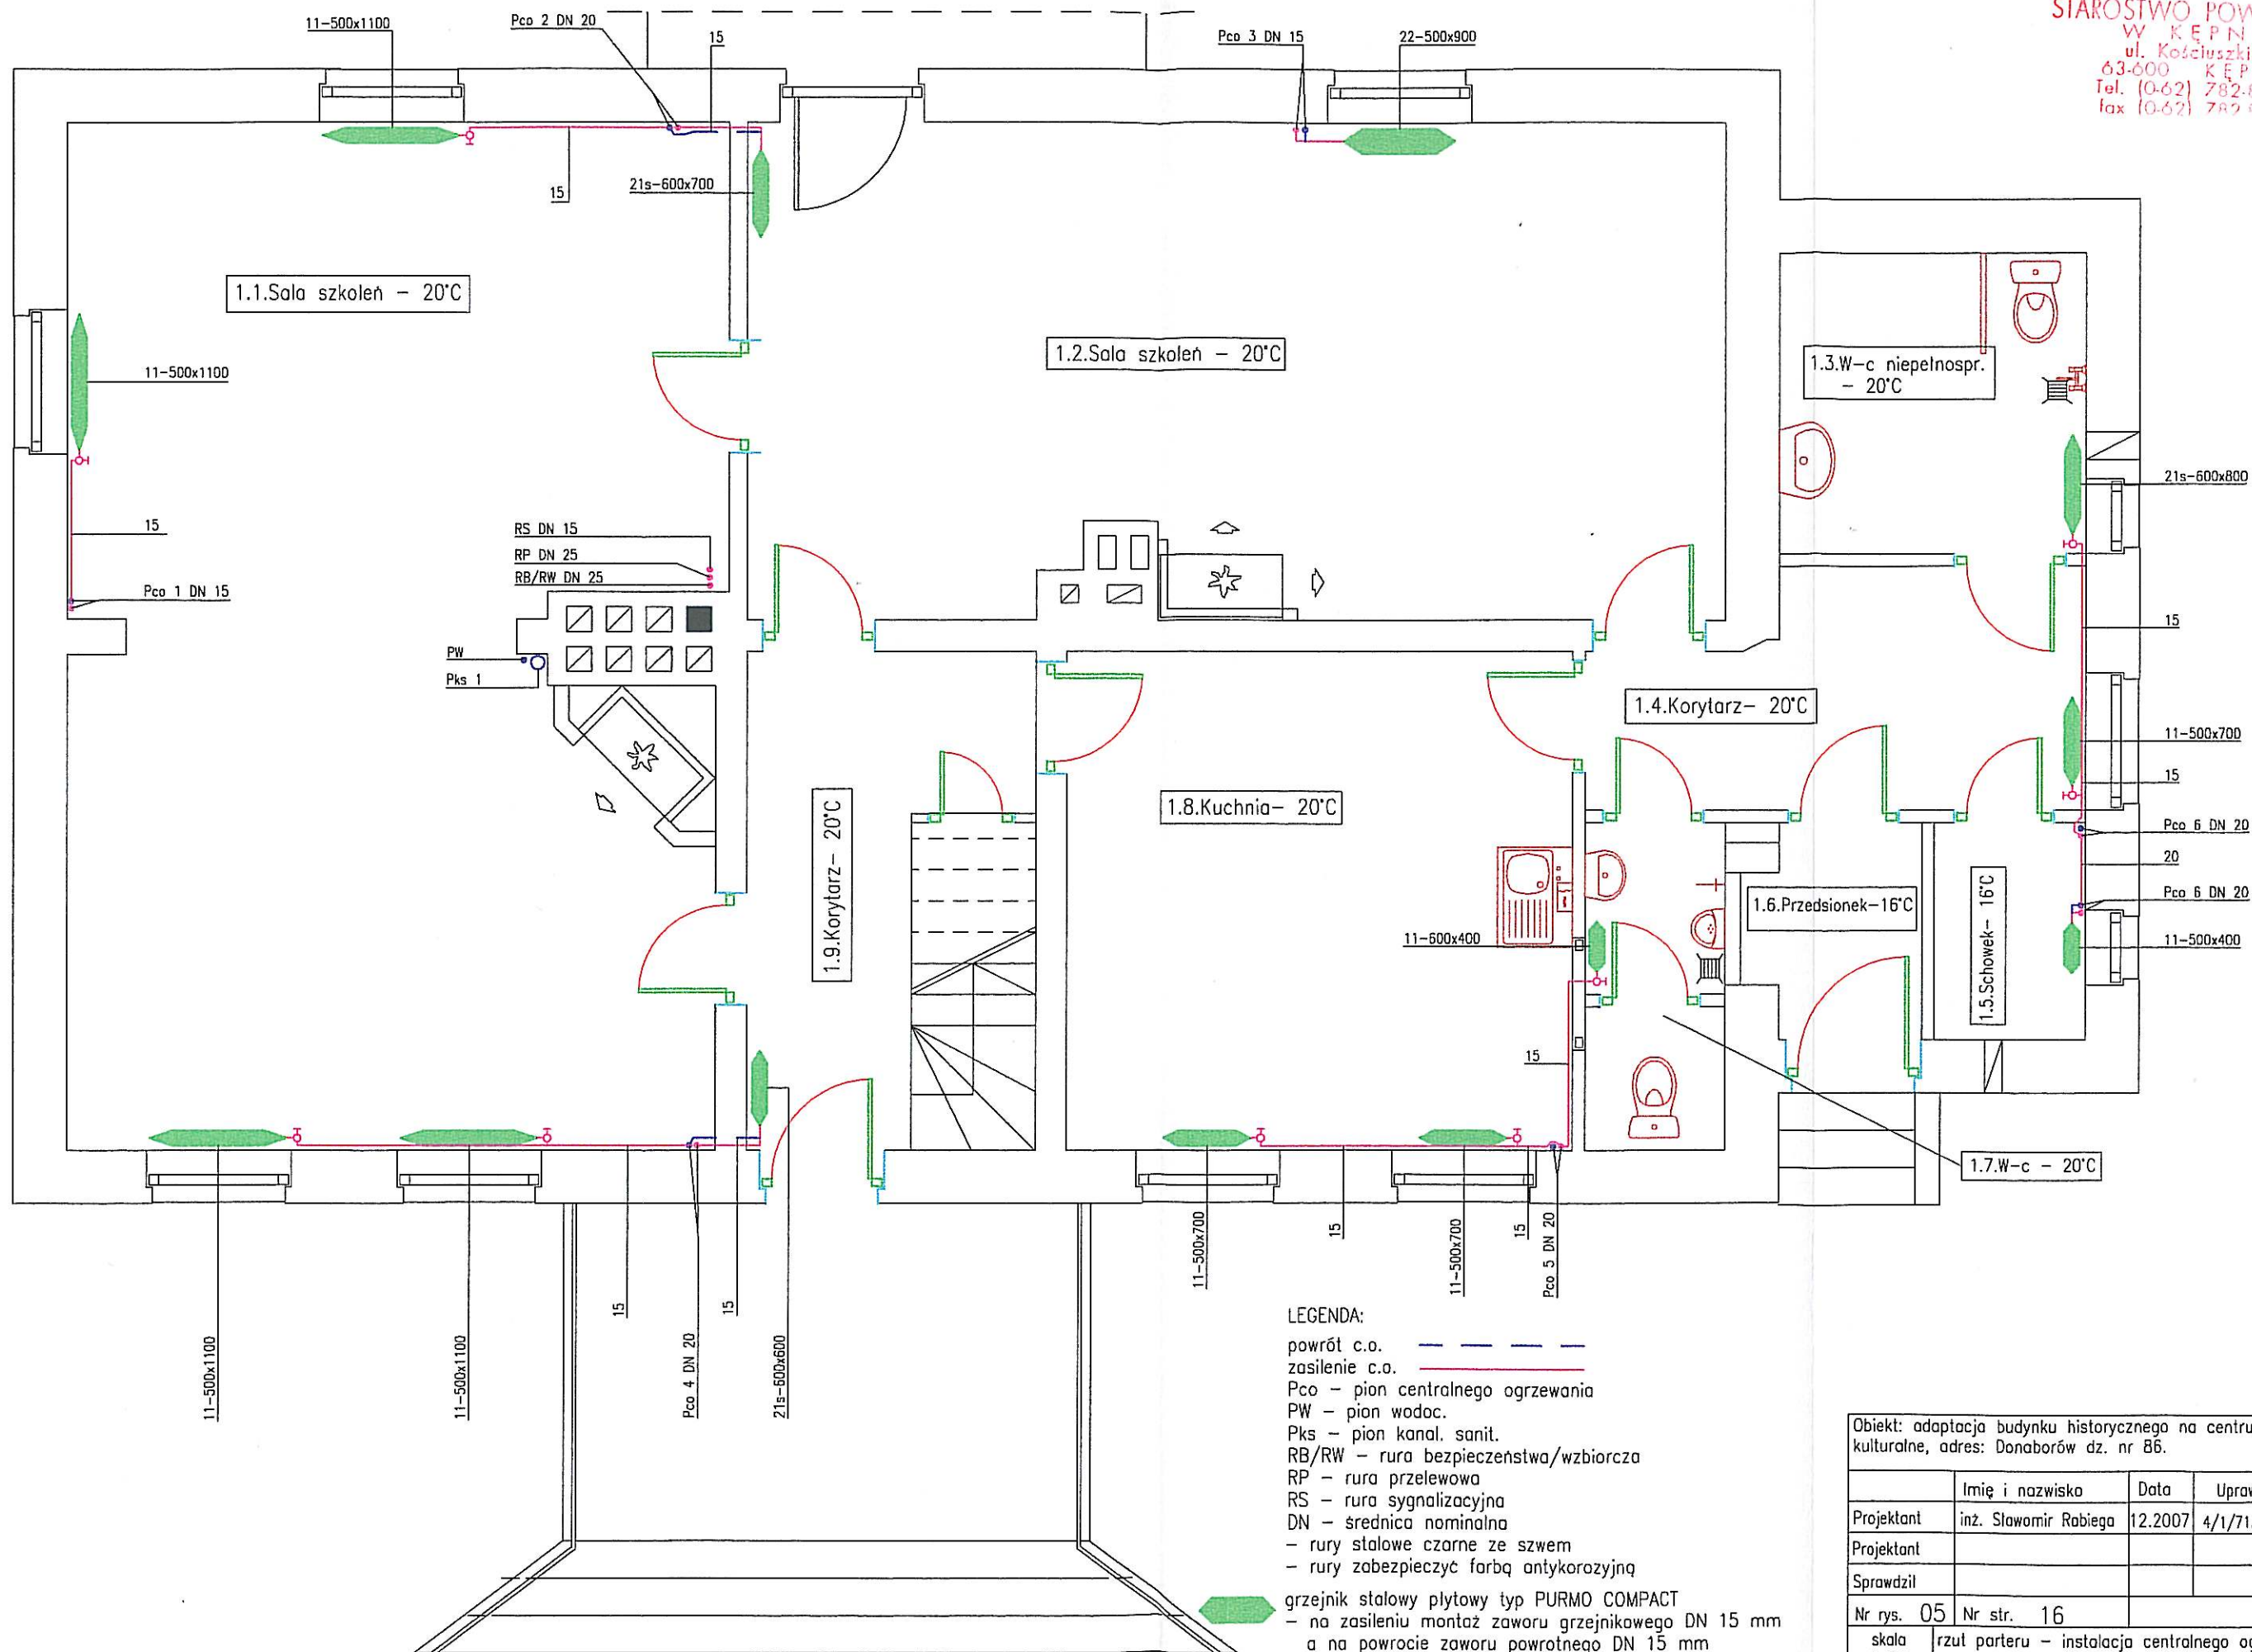

Obiekt: adaptacja budynku historycznego na centrum oświatowo - kulturalne, adres: Donaborów dz. nr 86.

	Imię i nazwisko	Data	Uprawnienia	Podp
Projektant	inż. Sławomir Rabeiga	12.2007	4/1/7131-2/84/2001	<i>SR</i>
Projektant				
Sprawdził				
Nr rys. 05	Nr str. 16	branża sanitarna		
skala 1:50	rzut parteru - instalacja centralnego ogrzewania.			